

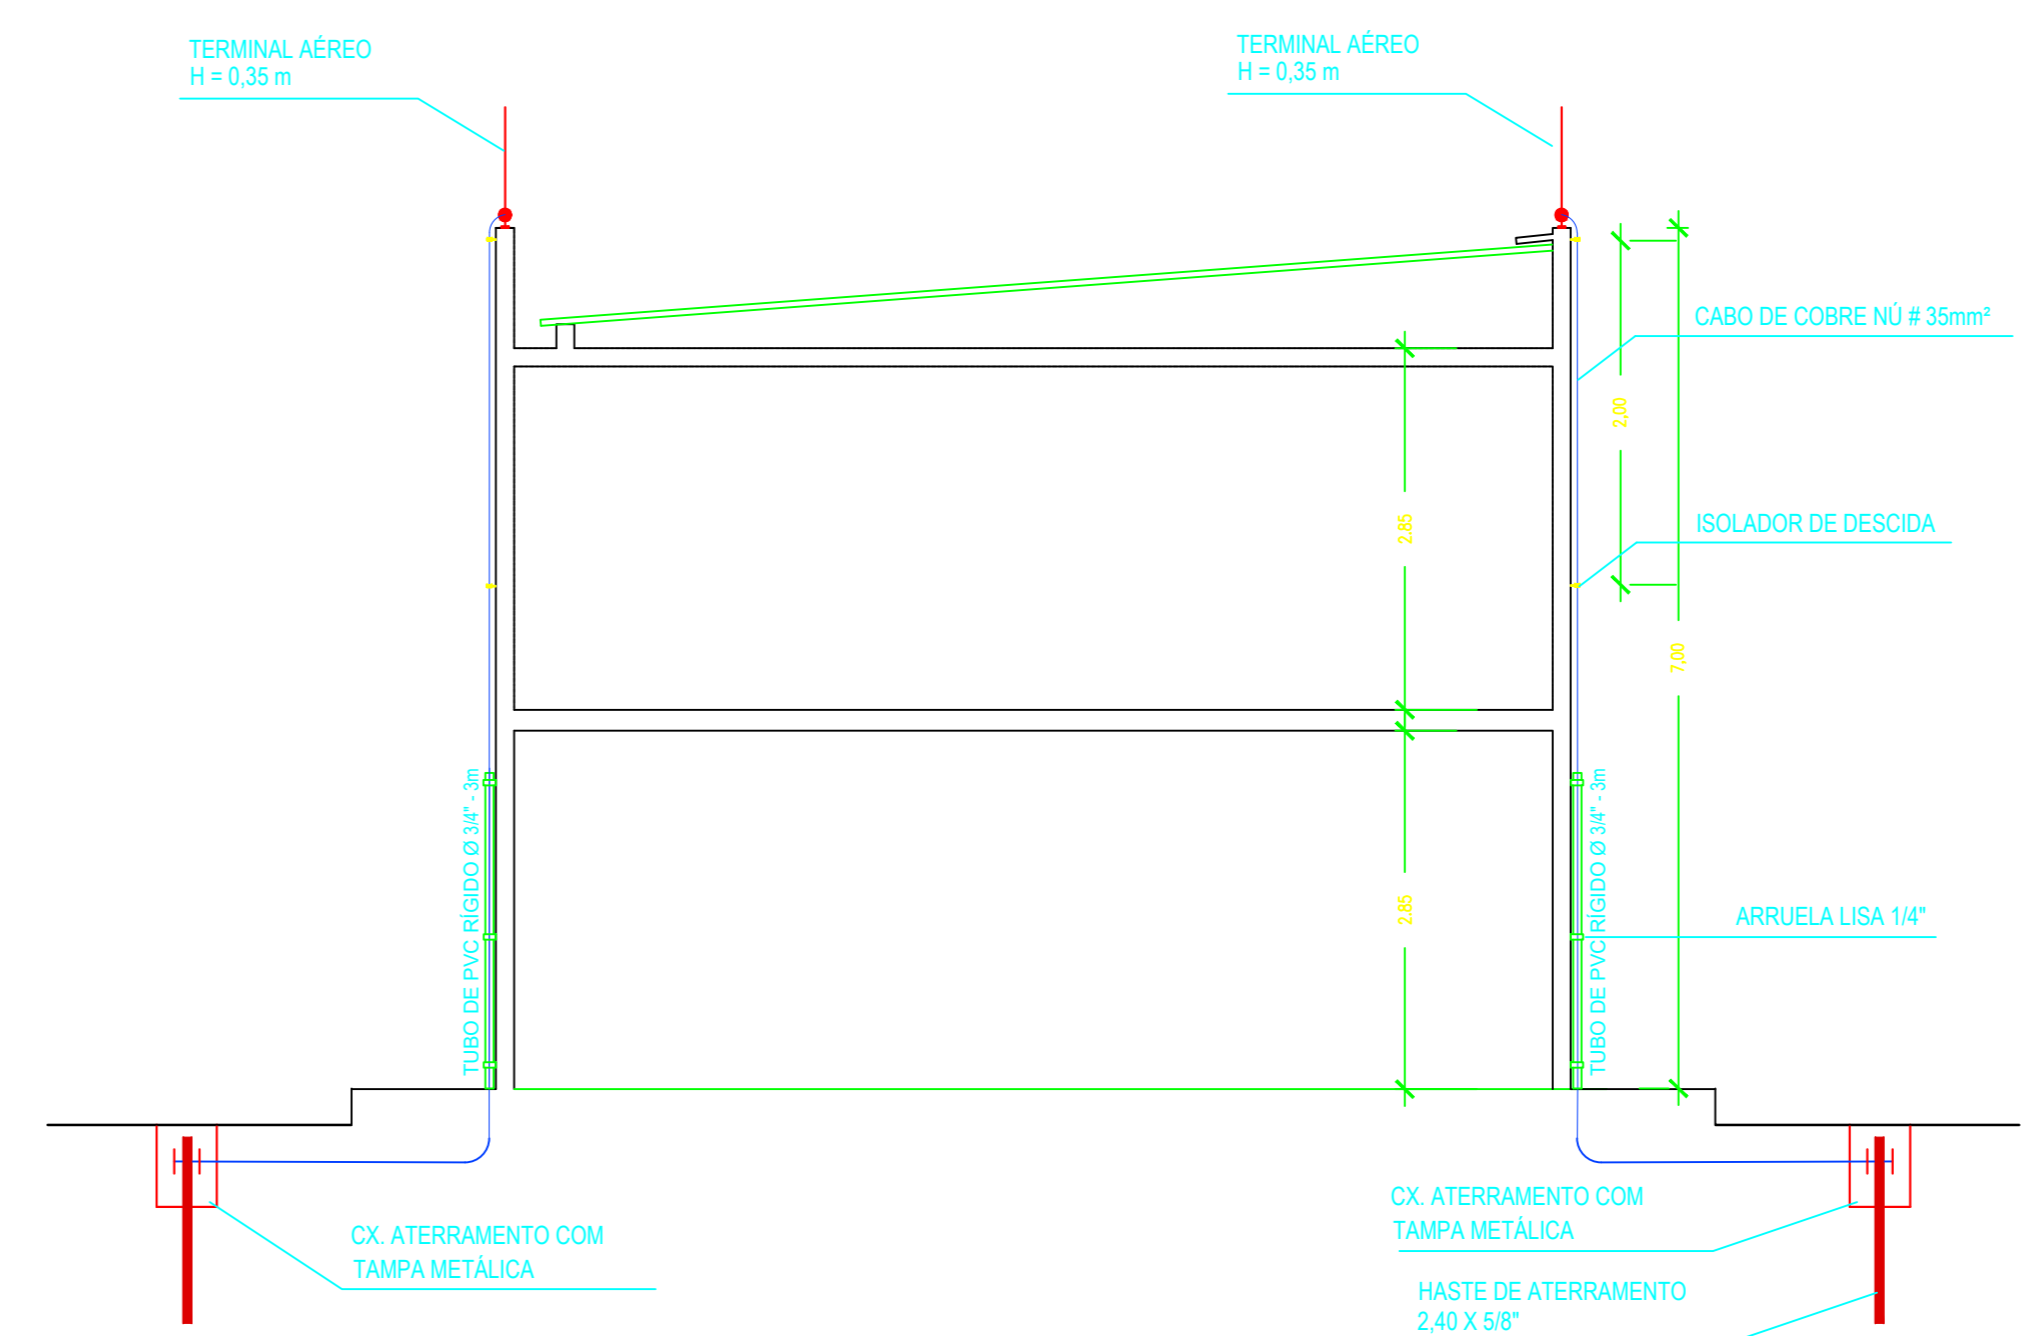
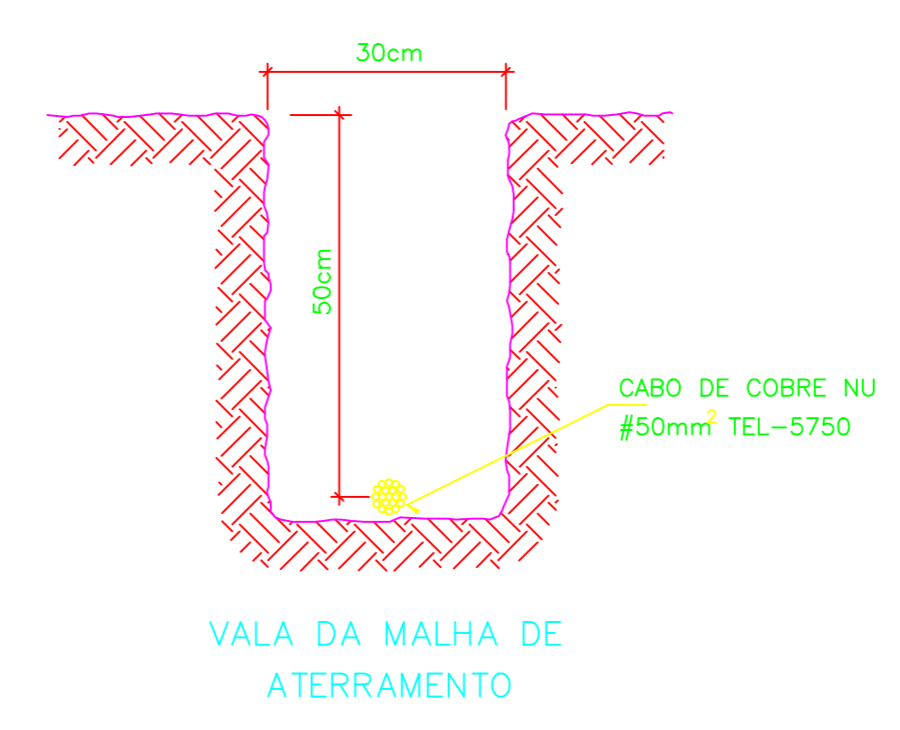
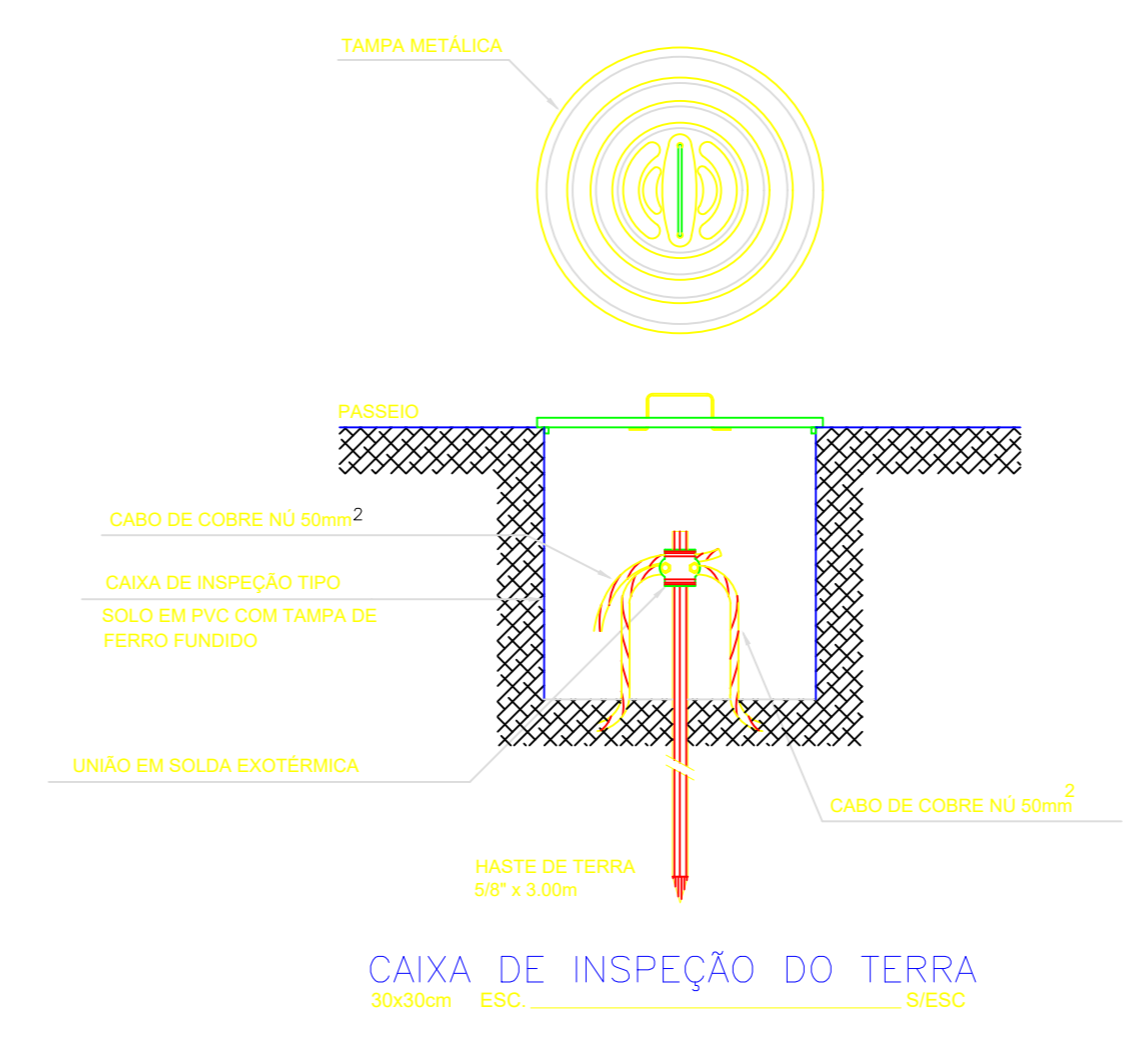
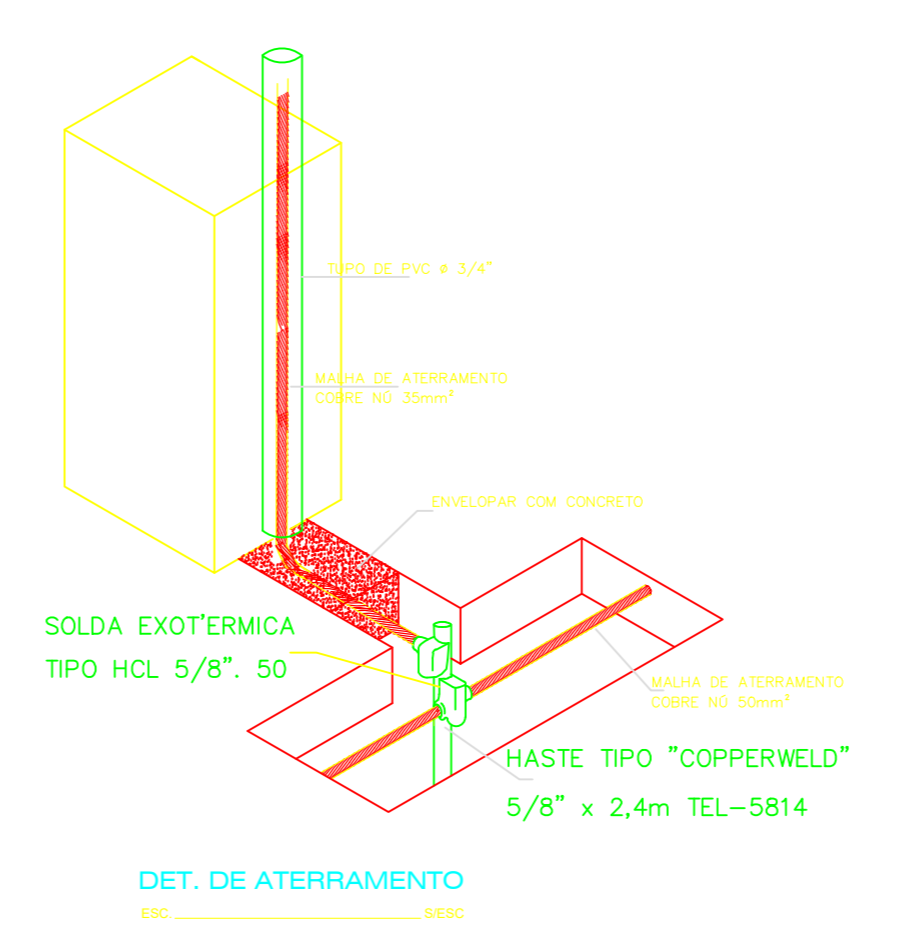


PLANTA BAIXA
 AMPLIAÇÃO - NOVA QUIMOTERAPIA
 HOSPITAL LAUREANO

1º PAVIMENTO
 Escala 1/100

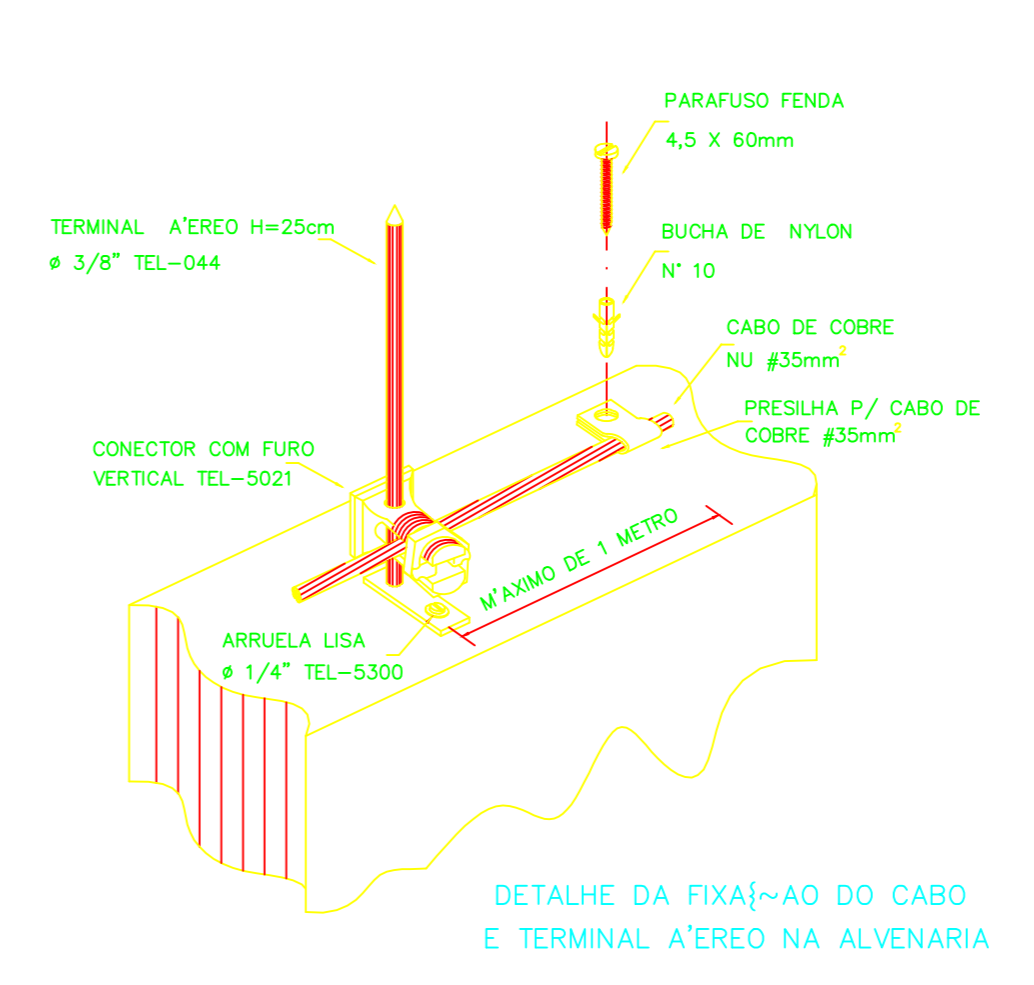

CORTE TRANSVERSAL ESQUEMÁTICO SEM ESCALA

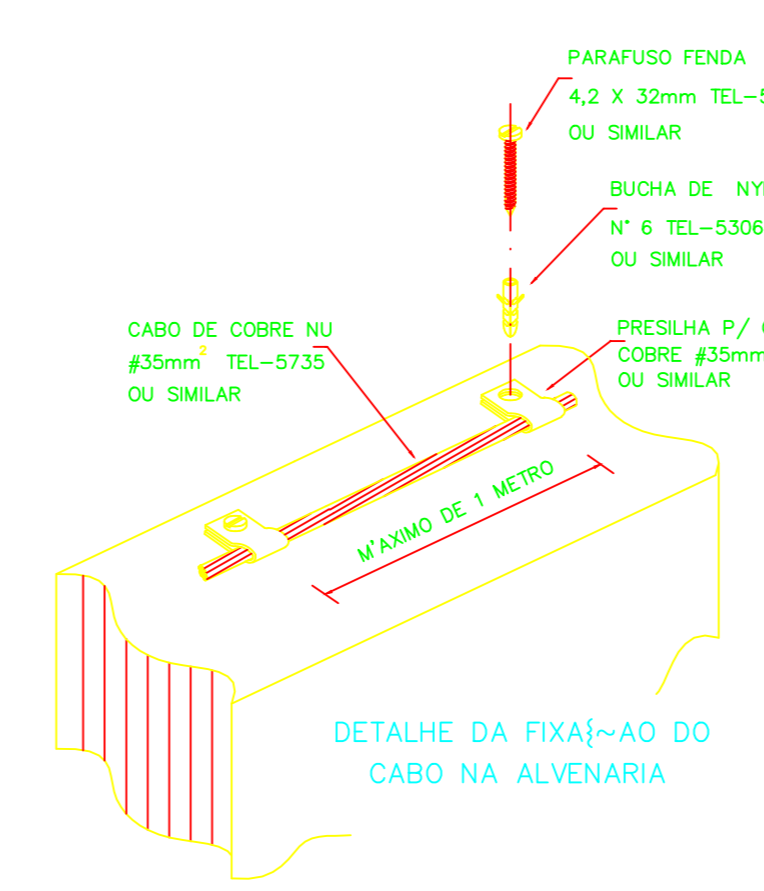

LEGENDA

ÍCONE	SÍMBOLO	DESCRIÇÃO	ESPECIFICAÇÃO	APLICAÇÃO
[Símbolo]	[Símbolo]	TERMINAL AEREO	TERMINAL AEREO H=0,35 m	APLICAÇÃO
[Símbolo]	[Símbolo]	ISOLADOR DE DESCIDA	ISOLADOR DE DESCIDA	APLICAÇÃO
[Símbolo]	[Símbolo]	ARRUELA LISA	ARRUELA LISA 1/4"	APLICAÇÃO
[Símbolo]	[Símbolo]	CAIXA DE ATERRAMENTO	CAIXA DE ATERRAMENTO COM TAMPA METÁLICA	APLICAÇÃO
[Símbolo]	[Símbolo]	VALA DE ATERRAMENTO	VALA DE ATERRAMENTO 30x50cm	APLICAÇÃO
[Símbolo]	[Símbolo]	CAIXA DE INSPEÇÃO	CAIXA DE INSPEÇÃO TIPO	APLICAÇÃO
[Símbolo]	[Símbolo]	TERMINAL AEREO	TERMINAL AEREO H=25cm # 3/8" TEL-044	APLICAÇÃO
[Símbolo]	[Símbolo]	ISOLADOR DE DESCIDA	ISOLADOR DE DESCIDA	APLICAÇÃO
[Símbolo]	[Símbolo]	ARRUELA LISA	ARRUELA LISA 1/4"	APLICAÇÃO
[Símbolo]	[Símbolo]	CAIXA DE ATERRAMENTO	CAIXA DE ATERRAMENTO COM TAMPA METÁLICA	APLICAÇÃO
[Símbolo]	[Símbolo]	VALA DE ATERRAMENTO	VALA DE ATERRAMENTO 30x50cm	APLICAÇÃO
[Símbolo]	[Símbolo]	CAIXA DE INSPEÇÃO	CAIXA DE INSPEÇÃO TIPO	APLICAÇÃO


Ednalvo Alves Jesus
 Engenheiro Civil - CREA 160.283-6/PE

PROJETO: HOSPITAL E MATERNIDADE NAPOLEÃO LAUREANO
 LOCAL: RUA CAP. JOSÉ PESSOA, 1140, JAGUARIBE, JOÃO PESSOA-PB
 PROJETO: SISTEMA DE PROTEÇÃO CONTRA DESCARGA ATMOSFÉRICA - SPDA
 PROFISSIONAL: EDNALVO ALVES DE JESUS-ENG. CIVIL E DE SEGURANÇA DO TRABALHO- CREA: 160.283-6/PE

PROJETO:	EDIFÍCIO:	DATA:
DESENHO:	COMP. GRÁFICA:	SETEMBRO/2020
FRANQUIA:	DESENHO:	ÁREA:
ESCALA:	INDICADOS	Consultas TOTAL = 11.008,15 m²

ÚNICA
1/100