


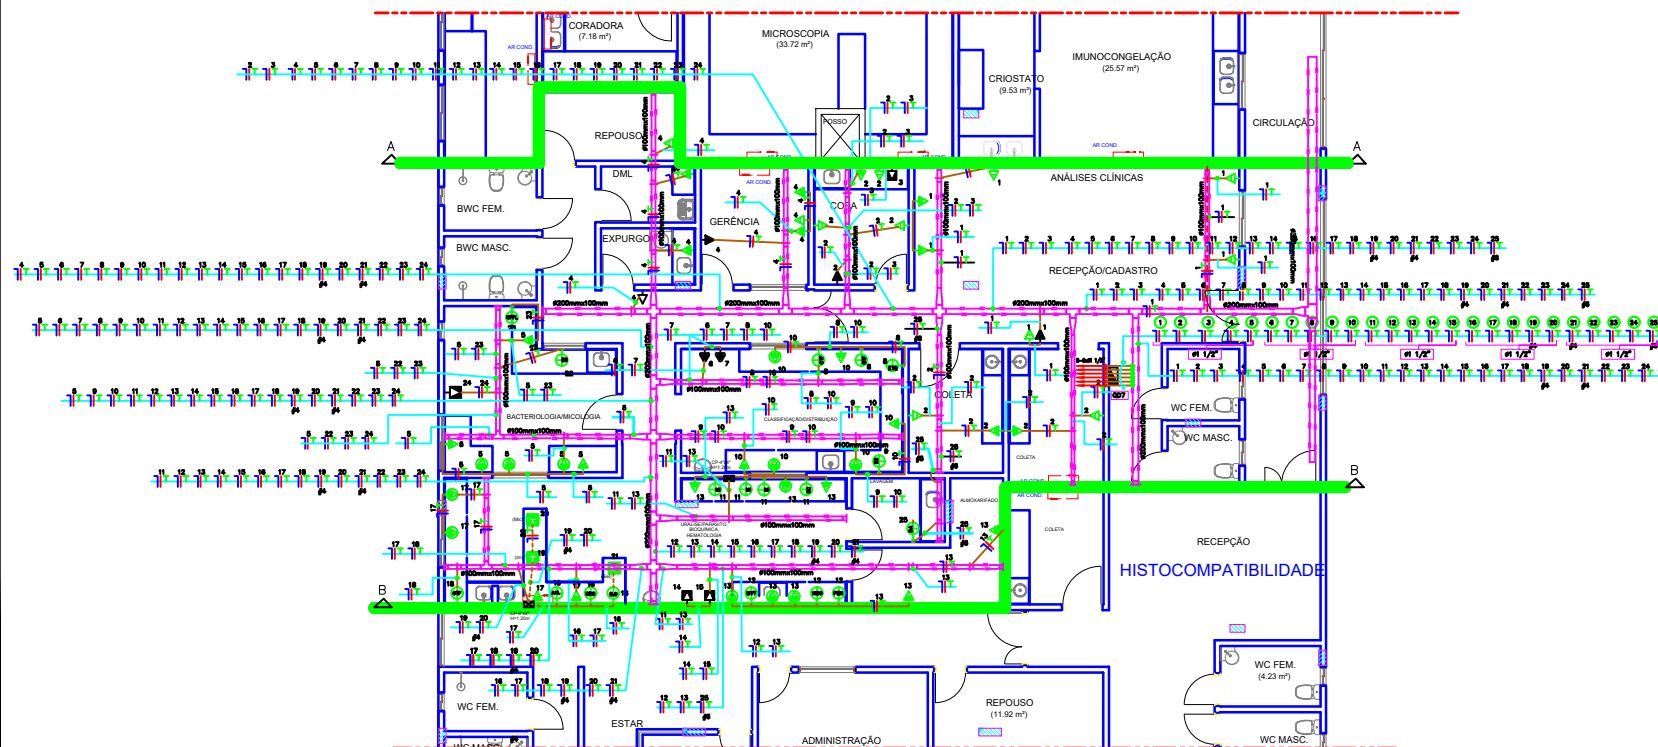

PLANTA BAIXA -1º Pavimento - Iluminação
ESCALA 1:100

		FUNDAÇÃO HOSPITAL NAPOLEÃO LAUREANO	
Instalações Elétricas Prediais Laboratório de ANÁLISES CLÍNICAS			
Av. Cap. José Pessoa, Nº1140 - Jaguaribe - JOÃO PESSOA - PB			
PROJETO	ELABORADO	REVISADO	APROVADO
DATA	DATA	DATA	DATA
PROJETO	ELABORADO	REVISADO	APROVADO
DATA	DATA	DATA	DATA
PLANTA BAIXA - Laboratório de Análises Clínicas - 1º Pavimento			10/24